


Dieser Plan ist urheberrechtlich geschützt. Jede Weitergabe, Vervielfältigung, Ver- oder Bearbeitung - auch auszugsweise - bedarf der Genehmigung durch das Ingenieurbüro Leuze.

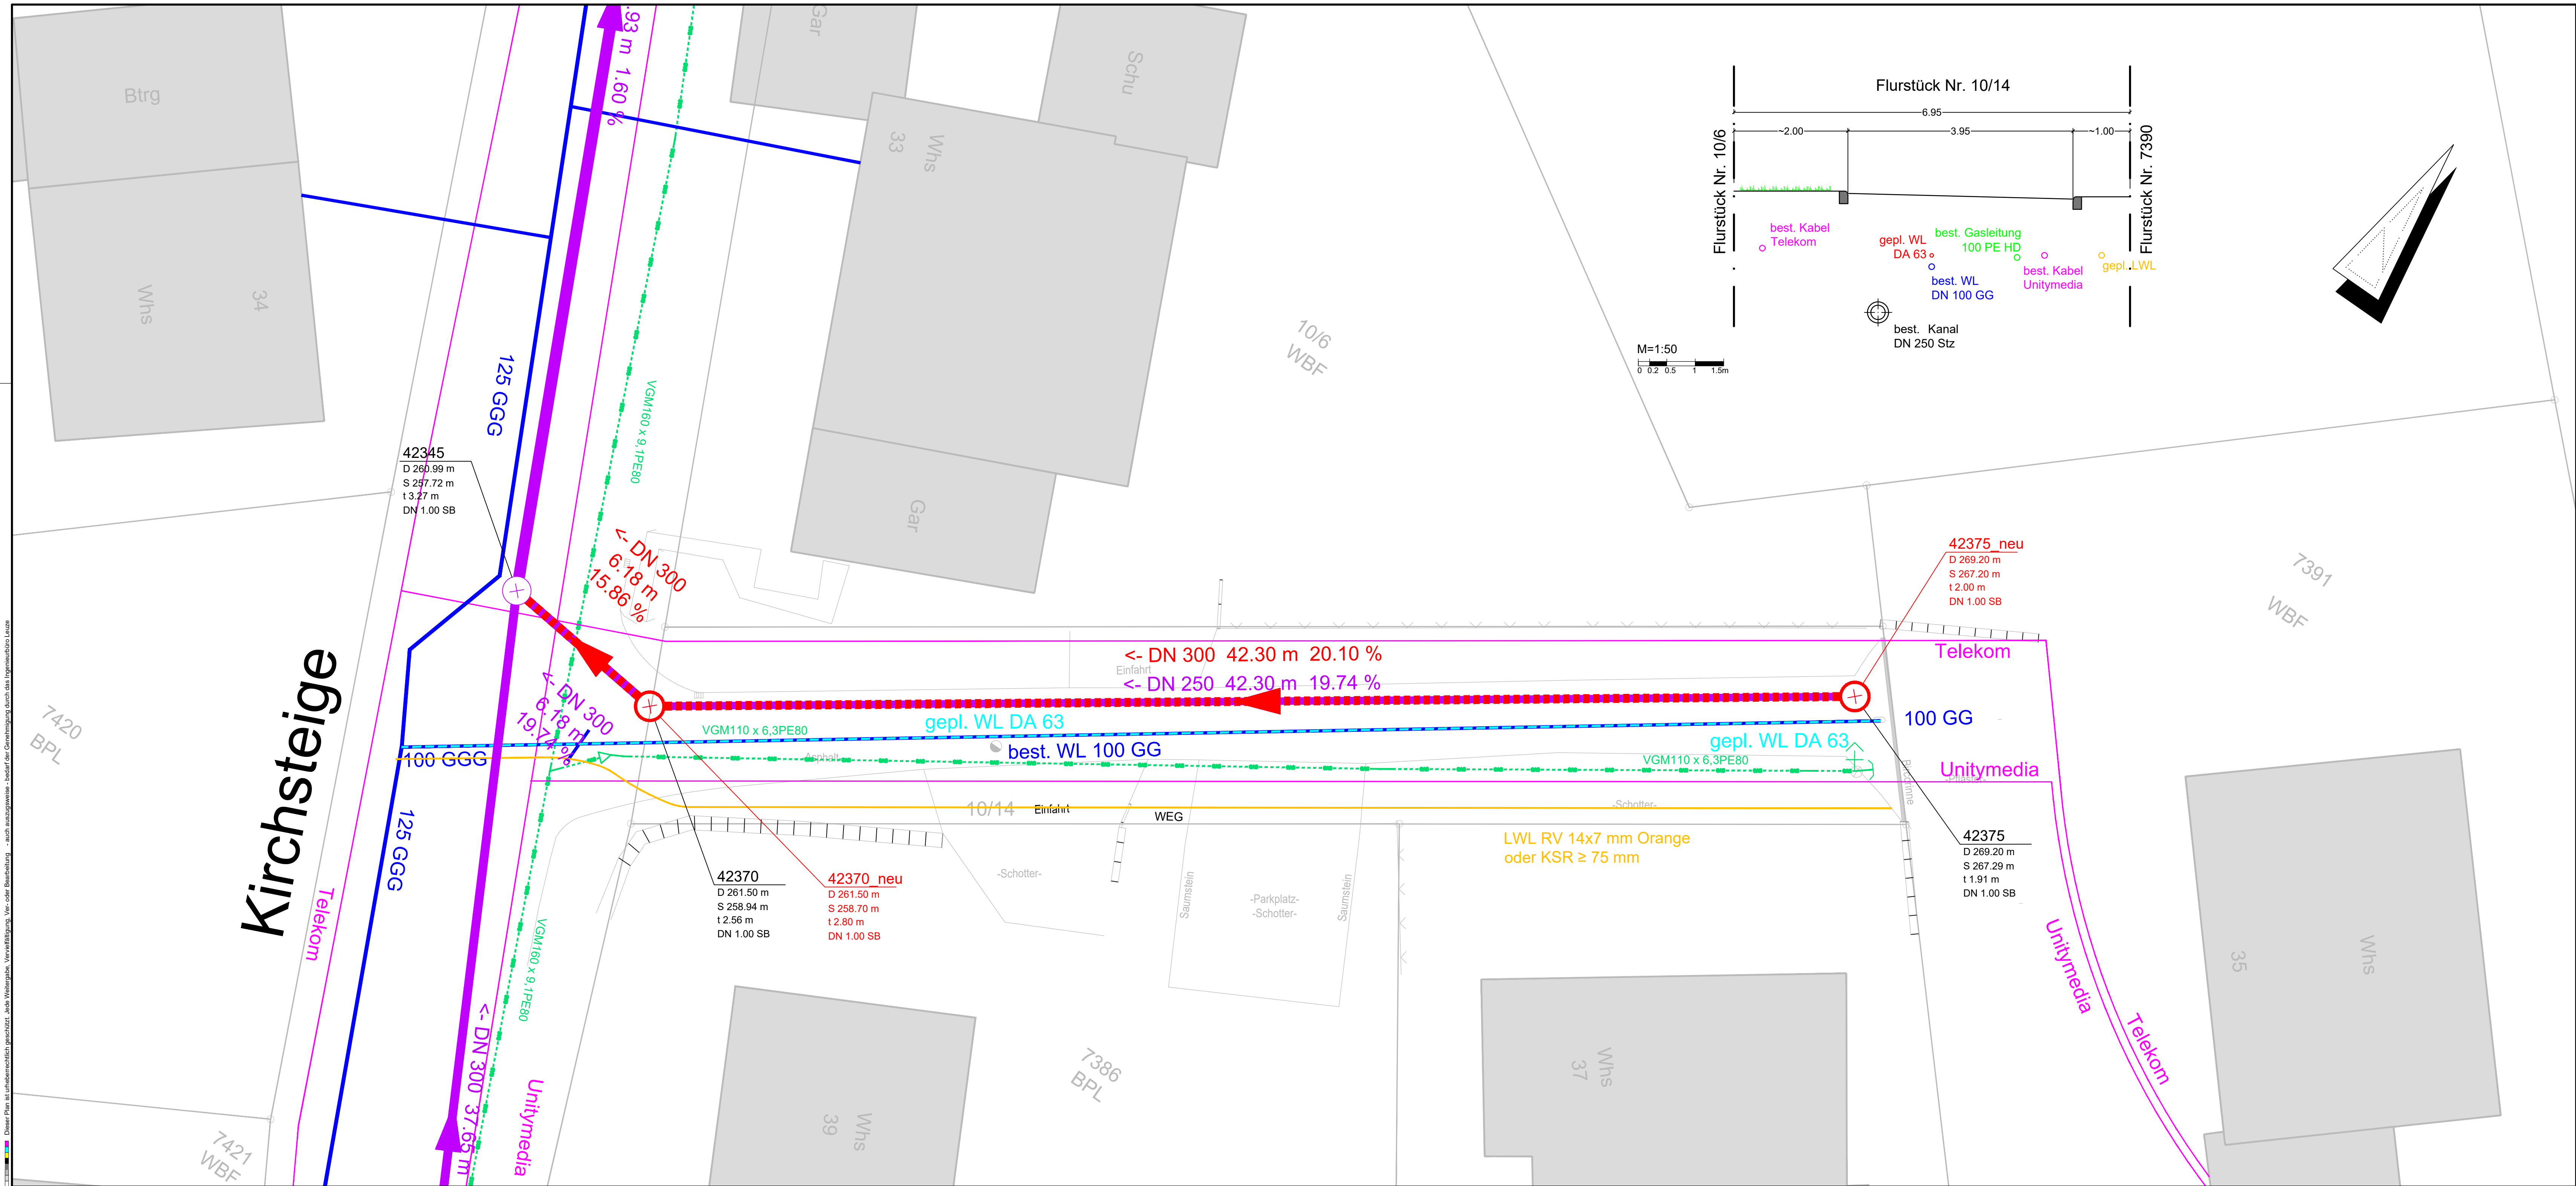

LEGENDE

- gepl. Wasserleitung AD 63
- gepl. Mischwasserkanal DN 300
- best. Wasserleitung
- best. Mischwasserkanal
- best. Telekomleitung
- best. Unitymedialeitung
- best. Gasleitung

Maßstab 1:100
0 1 2 3 4 5 10m

ENTWURFSPLANUNG	ANLAGE
	FERTIGUNG

**INGENIEURBÜRO LEUZE GmbH**
GRESCHBACHSTRASSE 6 A 76229 KARLSRUHE
TEL.: 0721/94603-0 FAX: 0721/94603-410
E-Mail: Info@IBL-Leuze.de www.IBL-Leuze.de

**Gemeinde Eisingen**
Ausbau Stichweg Kirchsteige
Leitungserneuerung

Planart Lageplan	Maßstab 1:100	Projekt Nr. 2058
bearbeitet : V. Schmitt April 2021	Karlsruhe, den 26.04.2021	Zeichnung / Plan Nr.
gezeichnet : L. Antunes April 2021		1-5-03-1 E
geprüft : M. Leuze 26.04.2021	Der Planverfasser	Art.-Gewerk.-Lfd.Nr.-Index Stand

Dieser Plan ist urheberrechtlich geschützt. Jede Weitergabe, Vervielfältigung, Ver- oder Bearbeitung - auch auszugsweise - bedarf der Genehmigung durch das Ingenieurbüro Leuze.